



PLANTA SEMISÓTANO
ESC: 1/75

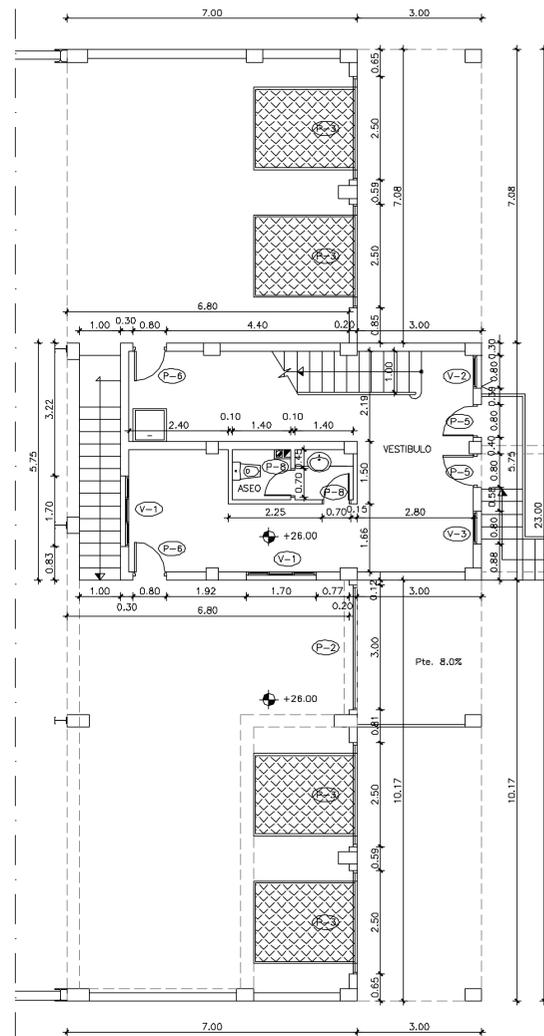

PLANTA BAJA
ESC: 1/75

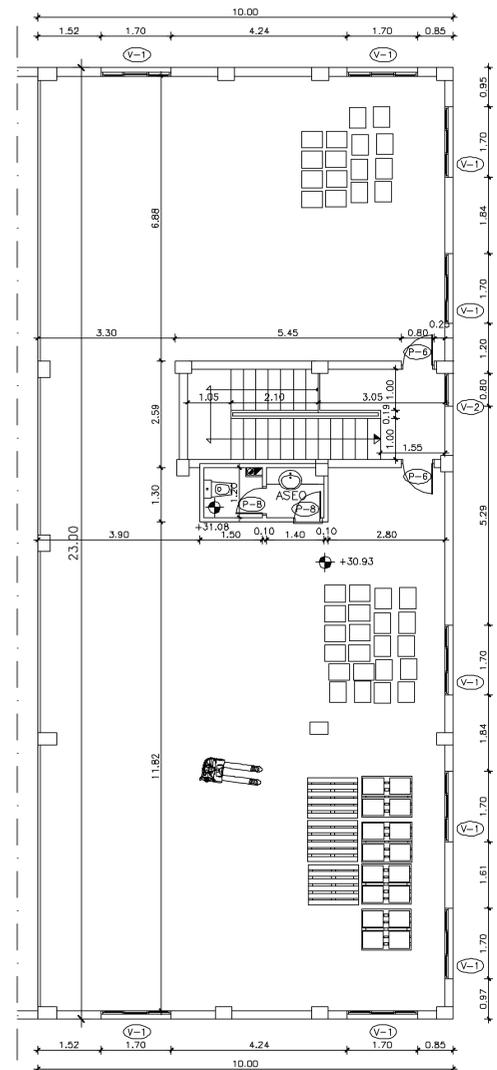

PLANTA ALTA
ESC: 1/75

CUADRO DE SUPERFICIES		
ZONA	SUPERFICIE CONSTRUIDA (m²)	SUPERFICIE ÚTIL (m²)
EDIF. ANEXO SEMISÓTANO	118,97	96,11
SALA BOMBAS	23,38	19,10
ALJIBE	65,58	55,04
ASEOS-VESTUARIOS	15,17	11,70
PASILLO-ESCALERAS	14,84	10,27
EDIF. ANEXO PL.BAJA	178,21	163,43
ASEO	4,34	3,48
VESTIBULO-OFICINAS	45,64	39,24
ZONA MUELLES DE CARGA	128,23	120,71
EDIF. ANEXO PL.ALTA	230,00	217,92
ASEO	4,34	3,48
ESCALERAS	17,10	13,58
ZONA ALMACENAJE	208,56	200,86
NAVE	1.071,70	1.044,66

TOTAL PARCELA	2.176,56 m²
RETRANQUEOS	874,80 m²

PROYECTO DE:

EDIFICACIÓN INDUSTRIAL PARA ALMACÉN DE DISTRIBUCIÓN

SITUACIÓN: MANZANA "F", PARCELA 16 POLIGONO INDUSTRIAL "VALLE DE GÜIMAR", TERMINO MUNICIPAL DE GÜIMAR.

Fecha: JUNIO 2005

PETICIONARIO: LLOBET LOGISTICA CANARIA, S.L.

Nº Ref.: 0503690 P

PLANO DE:

DISTRIBUCIÓN GENERAL EN PLANTA EDIFICIO ANEXO. COTAS.

Nº 5


Escala: 1/75

EL INGENIERO TÉCNICO INDUSTRIAL LOS INGENIEROS INDUSTRIALES

Fdo.: Eduardo Rodríguez Álvarez Fdo.: Javier Flores González Fdo.: José Ramón Villalba González



PROYECTOS Y GESTIONES
Avda. Tres de Mayo, 73-5ª, Tfños. 922 231 558 - 231 410, Fax 922 202 608 (38005) Santa Cruz de Tenerife
E-mail: pg@cp5.es

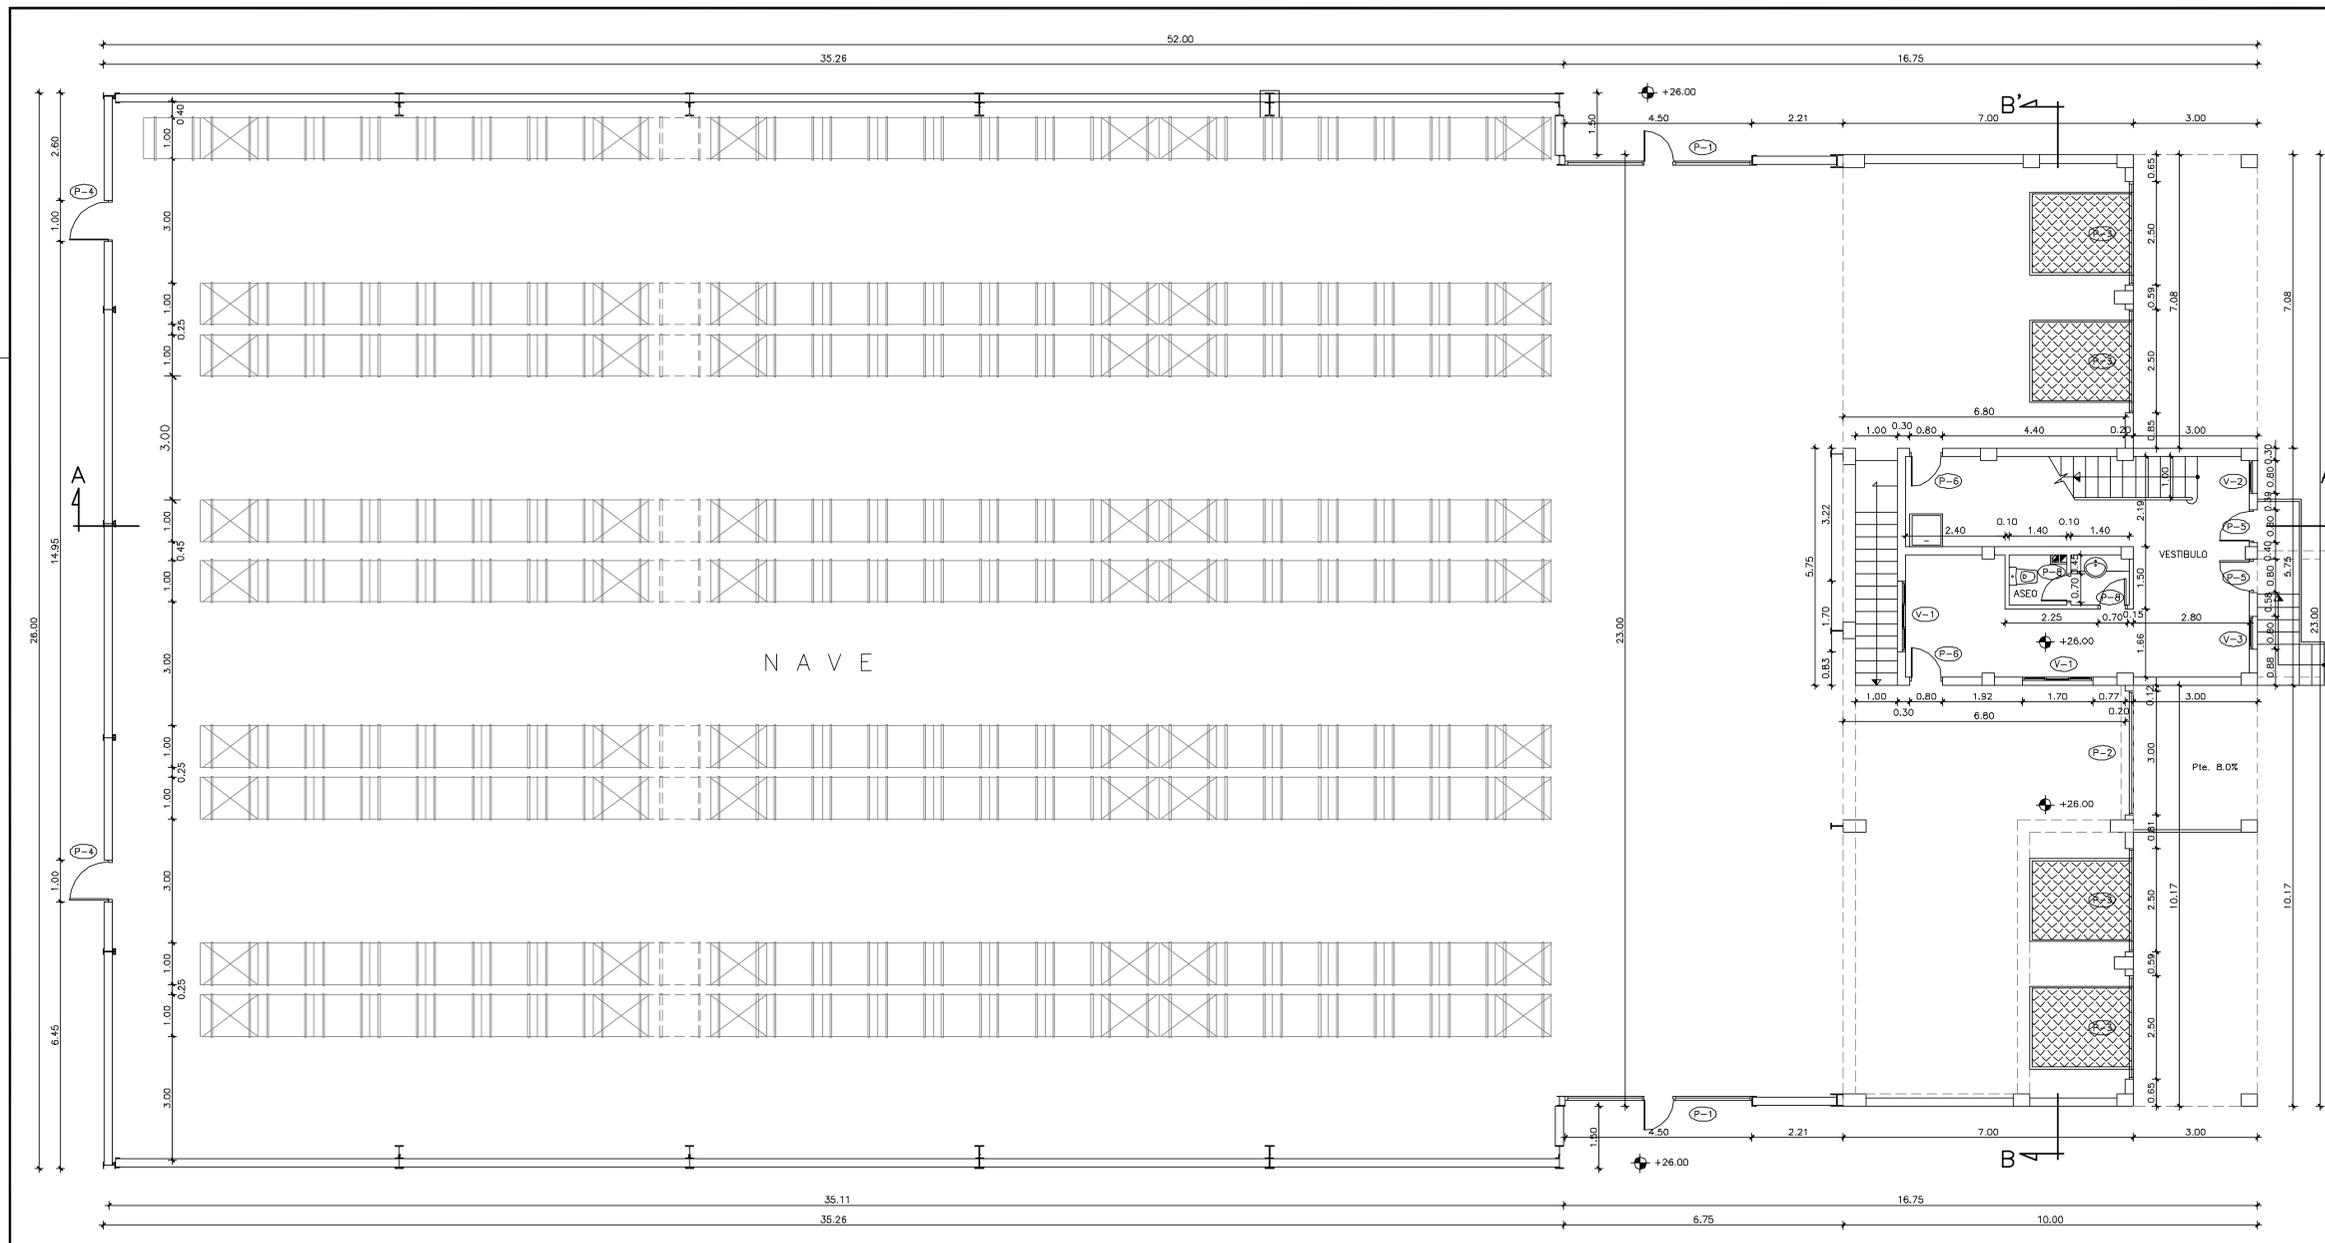

CUADRO DE SUPERFICIES		
ZONA	SUPERFICIE CONSTRUIDA (m²)	SUPERFICIE ÚTIL (m²)
EDIF. ANEXO. SEMISÓTANO	118,97	96,11
SALA BOMBAS	23,38	19,10
ALJIBE	65,58	55,04
ASEOS-VESTUARIOS	15,17	11,70
PASILLO-ESCALERAS	14,84	10,27
EDIF. ANEXO PL.BAJA	178,21	163,43
ASEO	4,34	3,48
VESTIBULO-OFCINAS	45,64	39,24
ZONA MUELLES DE CARGA	128,23	120,71
EDIF. ANEXO PL.ALTA	230,00	217,92
ASEO	4,34	3,48
ESCALERAS	17,10	13,58
ZONA ALMACENAJE	208,56	200,86
NAVE	1.071,70	1.044,66
TOTAL PARCELA	2.176,56 m²	
RETRANQUEOS	874,80 m²	

PROYECTO DE:
EDIFICACIÓN INDUSTRIAL PARA ALMACÉN DE DISTRIBUCIÓN

SITUACIÓN: MANZANA "F", PARCELA 16 POLÍGONO INDUSTRIAL "VALLE DE GÜIMAR", TERMINO MUNICIPAL DE GÜIMAR. **Fecha:** JUNIO 2005

PETICIONARIO: LLOBET LOGISTICA CANARIA, S.L. **Nº Ref.:** 0503690 P

PLANO DE: DISTRIBUCIÓN GENERAL EN PLANTA NAVE. COTAS. **Nº:** 4 **Escala:** 1/75

EL INGENIERO TÉCNICO INDUSTRIAL **LOS INGENIEROS INDUSTRIALES**

Fdo.: Eduardo Rodríguez Álvarez Fdo.: Javier Flores González Fdo.: José Ramón Villalba González

PROYECTOS Y GESTIONES
 CP5 S.A. Avda. Tres de Mayo, 73-5°. Tfnoos. 922 231 538 - 231 410, Fax 922 202 608 (38005) Santa Cruz de Tenerife
 E-mail: pg@cp5.es